


# PARDUBICE


LEGENDA:

- - - TRASA KABELOVÉHO VEDENÍ VN 35 KV
- DEMONTOVANÉ VENKOVNÍ VEDENÍ VN 35 KV
- BETONOVÝ / PŘÍHRADOVÝ STOŽÁR
- KABELOVÁ CHRÁNIČKA

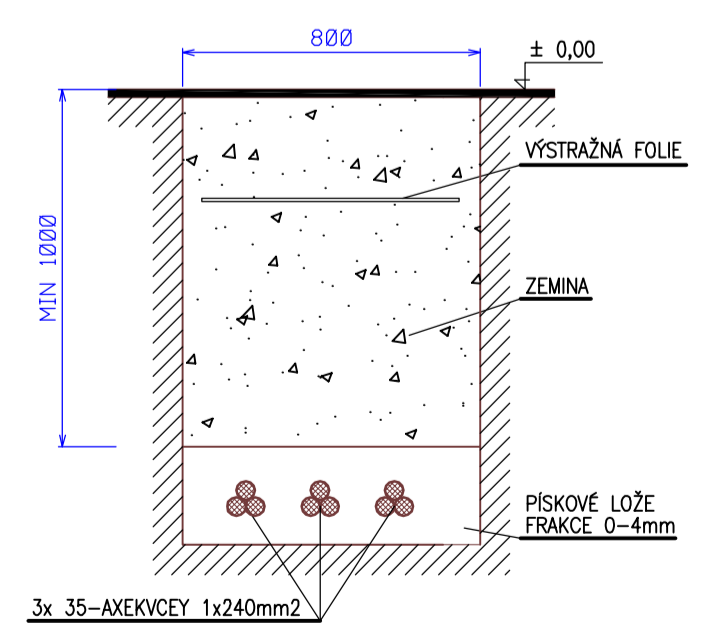

ULOŽENÍ KABLŮ: 3x kVN 35kV  
VE VOLNÉM TERÉNU  
M 1:20

**M 1:3000**  
100m

 ELKAZ spol. s r.o. Pernerova 308 531 54 Pardubice Česká republika Tel./fax: 465 818 931	Investor: ČEZ Distribuce, a. s. Teplická 874/8 Dečín Název stavby: PARDUBICE SEVER - KVN - NÁHR. 863, 967, 867 PS 55 KABELOVÉ VEDENÍ 35kV	Archivní číslo: KP161 Projektant: Jan Věrnouch Kontroloval: Ing. Pavel Zpěváček Stupeň: PS Měřítko: 1:2000 Archív: R-22-07 Číslo výkresu: 2207-001
Datum: 09/2009 Číslo stavby: IE-12-2001603	Obsah výkresu: KABELOVÉ VEDENÍ 35kV - SITUACE I. ETAPA	